



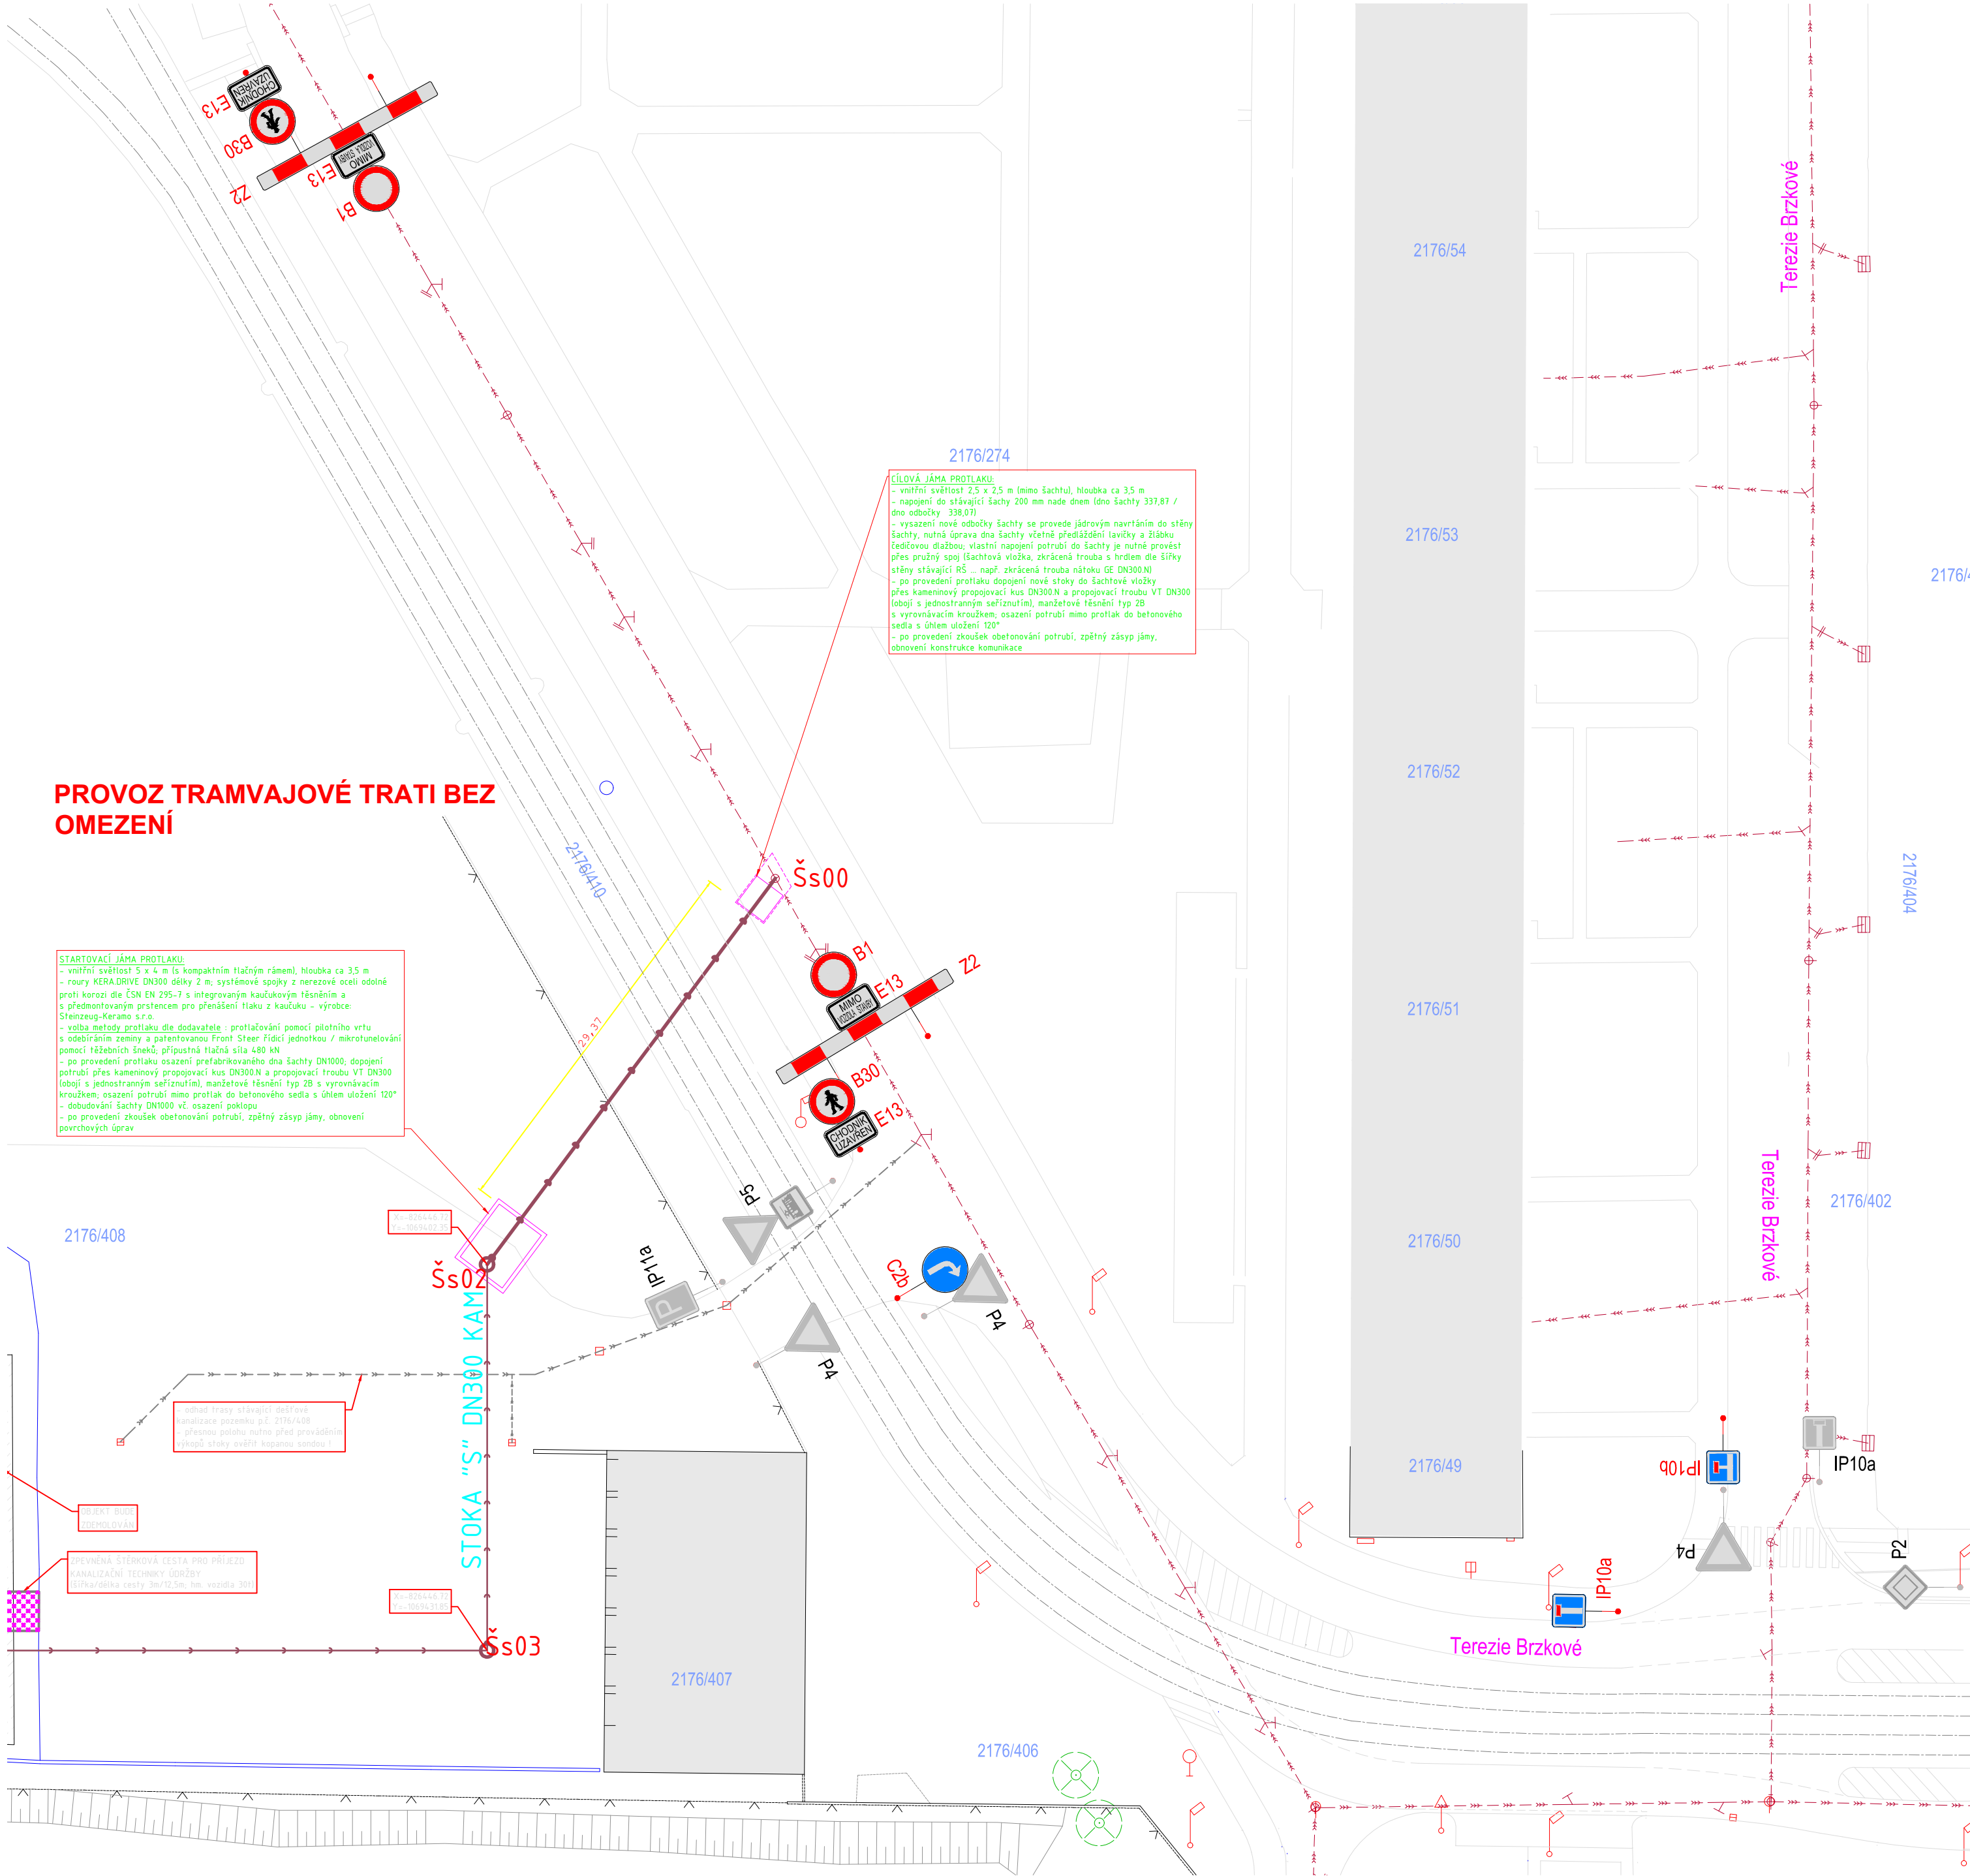

PROVOZ TRAMVAJOVÉ TRATI BEZ OMEZENÍ

STARTOVACÍ JÁMA PROTILAKU:
- vnitřní světlost 5 x 4 m (s kompaktním tláčným rámem), hloubka ca 3,5 m
- roury KERADURVE DN300 délky 2 m, systémové spojky z nerezové oceli odolné proti korozi dle ČSN EN 295-7 s integrovaným kaučukovým těsněním a s předmontovaným prstencem pro přenesení tlaku z kaučuku - výrobce: Steinhilber-Keramo s.r.o.
- volba metody protlaku dle dodavatele - protlačování pomocí pilotního vrtu s odběráním zeminy a patentovanou Front Steer řídící jednotkou / mikrotunelování pomocí řezacího šneku, přípustná tlaková síla 400 kN
- po provedení protlaku osazení prefabrikovaného dna šachty DN1000, doplnění potrubí přes kameninový propojovací kus DN300 N a propojovací troubu VT DN300 (obojí s jednostranným seřiznutím), manžetové těsnění typ 2B s vyrovnávacím kroužkem, osazení potrubí mimo protlak do betonového sedla s úhlem uložení 120°
- dobudování šachty DN1000 včetně osazení poklopů
- po provedení zkušebek obetování potrubí, zpětný zášyp jámy, obnovení povrchových úprav

CÍLOVÁ JÁMA PROTILAKU:
- vnitřní světlost 2,5 x 2,5 m (mimo šachtu), hloubka ca 3,5 m
- napojení do stávající šachty 200 mm nadle dnem lóže šachty 337,87 / dno odočky 338,07
- vysazení nové odočky šachty se provede jednovým navrtáním do stěny šachty, nutná úprava dna šachty včetně předložení lavinky a žlabku řešidlovou diažbou, vlastní napojení potrubí do šachty je nutné provést přes pružný spoj (šachtová vložka, zhracená trouba s hradem dle šifry stěny stávající PS - např. zhracená trouba rástou dle DN300 N)
- po provedení protlaku dopojení nové stoky do šachtové vložky přes kameninový propojovací kus DN300 N a propojovací troubu VT DN300 (obojí s jednostranným seřiznutím), manžetové těsnění typ 2B s vyrovnávacím kroužkem, osazení potrubí mimo protlak do betonového sedla s úhlem uložení 120°
- po provedení zkušebek obetování potrubí, zpětný zášyp jámy, obnovení konstrukce komunikace

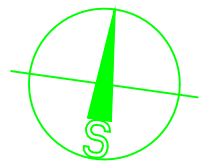

výškový systém : Bpv, souřadnicový systém : JTSK

archetiko architektura a projekty staveb Archetiko, s.r.o. IČ: 06848559 Rooseveltova 10/9, 301 00 Plzeň www.archetiko.cz archetiko@archetiko.cz, 724 020 260 Stavebník: REZIDENCE PECHÁČKOVA II s.r.o. Na Roudné 1550/176b, 301 00 Plzeň	Název akce / Specializace: BD SKVRŇANY - VODOHOSPODÁŘSKÉ OBJEKTY D.1 SO 08 – Splašková kanalizace SO 11 – Přípojky splaškové kanalizace pro BD A až D			Stupeň PD: DPS
	Výkres: SITUACE DIO PRO REALIZACI CÍLOVÉ JÁMY PROTILAKU			Datum: 02/2025
	Hlavní projektant: Ing. Petr Šaněk Vypracoval: Ing. Petr Šneberger Zodpovědný projektant: Ing. Zdeněk Černý			Měřítko: 1: 500
	Č. přílohy: DIO 1			